


PLAN ZAGOSPODAROWANIA TERENU

SKALA 1 : 500

MAPA DO CELÓW PROJEKTOWYCH		
Oznaczenie geodezyjne (KERG)	G.6640.1.968.2017	
Nr zlec.	15379 / 39 / 2017	
Miejscowość	Mąkoszyce	
Nr działki	79	
Nr sekcji (1:500)	463-242-174	
Nr sekcji (1:2000)	6.145.17.25.3.3	
Jednostka ewidencyjna	Identyfikator	160105_2
	Nazwa	LUBSZA
Obręb ewidencyjny	Identyfikator	0540
	Nazwa	MAKOSZYCE
Skala mapy	1:500	
Nazwa układu współrzędnych	prostokątnych płaskich	2000
	wysokości	Kronsztadt
Oznaczenie granic obszaru, który był przedmiotem aktualizacji	- - - -	
Służebności gruntowe mające wpływ na zagospodarowanie gruntów zlokalizowanych w granicach projektowanej inwestycji	Nie badano	
Kontur użytku gruntowego, który nie jest ujawniony w bazie danych ewidencji gruntów i budynków	Nie dotyczy	
20 lipca 2017r.	20 lipca 2017r.	
Usługi Geodezyjne Robert Janocha Żłobizna, ul. Konwaliowa 9 49-305 Brzeg Tel. 607 444 643 NIP 747116-24-50. REGON 531146190		
WŁAŚCICIEL Robert Janocha <small>Nazwa, imię i nazwisko wykonawcy oraz data i podpis osoby reprezentującej wykonawcę</small>		GEODETA UPRAWNIONY mgr inż. Robert Janocha Nr upr. 15379 <small>Imię i nazwisko, nr uprawnień oraz data i podpis geodety uprawnionego który opracował mapę</small>

Za zgodność kopii mapy do celów projektowych zgodnie z par 8 ust 1 Rozp. Min. Inf. i Komunikacji z 22.09.2015 Dz. U. poz. 1554 z 2015 r. 22.09.2017 r. Jm

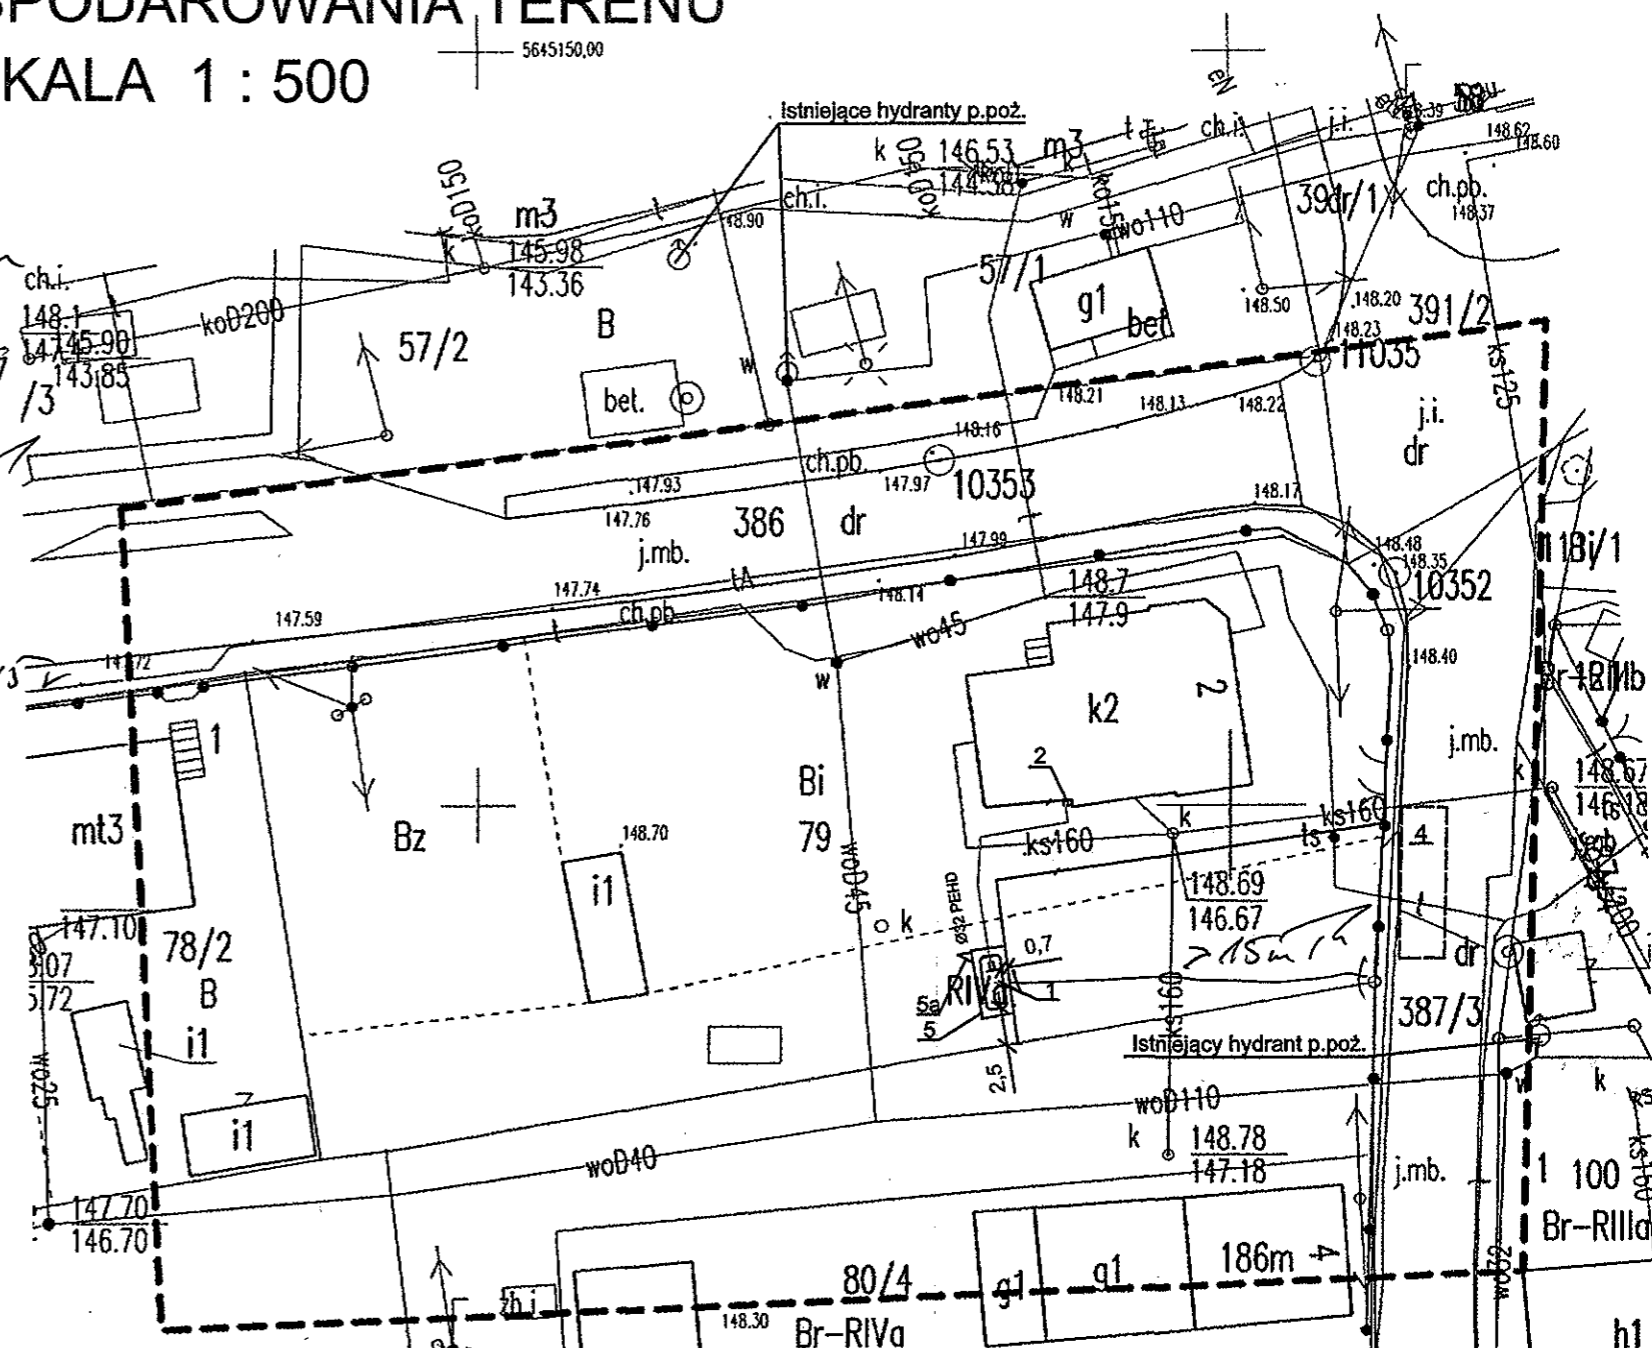

Poświadczam, że niniejszy dokument został opracowany w wyniku prac geodezyjnych i kartograficznych, których rezultaty zawiera operat techniczny wpisany do ewidencji materiałów państwowego zasobu geodezyjnego i kartograficznego	
Organ prowadzący państwowy zasób geodezyjny i kartograficzny	Starosta Drzestki
Identyfikator ewidencyjny materiału zasobu państwowego	P.1601.2017.951
Data opracowania operatu technicznego do ewidencji materiałów państwowych	20 LIP, 2017
Imię i nazwisko, data i podpis osoby reprezentującej organ	

z up. STAROSTY
 Bogumiła M. Kwiecień
 Inspektor w Wydziale Geodezji i Gospodarki Nieruchomościami


RZECZOZNAWCA DO SPRAW ZABEZPIECZENIA PRZECIWPÓŻAROWYCH
 mgr inż. Grzegorz Krzysztofak Nr upr. 460/03
 Wskw 280917
 miejscowość, data
 Zgodność projektu z wymaganiami ochrony przeciwpożarowej
 bez uwag

USŁUGI PROJEKTOWE mgr inż. Paweł Tkaczyński ul. Działkowa 3 49-300 Brzeg tel. 605 424 947	
Investor: Zespół Szkolno-Przedszkolny ul. Pocztowa 4	Stadium
Projektant: 49-315 Mąkoszyce	P.B. Branża
mgr inż. Paweł Tkaczyński upr. nr OP/0240/POOS/06	SANIT Branża
Opracował:	SANIT Branża
mgr inż. Piotr Piotrkowski	SANIT Branża
Sprawdził:	SANIT Branża
mgr inż. Zbigniew Kasprzyk upr. nr 318/98/UW	SANIT
Objekt: Przedszkole Publiczne ul. Kolejowa 2 w Mąkoszycach	Skala
dz. nr 79 AM obr. 0540 jedn. ewid 160105_2 Lubsza	1:500
Nazwa rys: Plan zagospodarowania terenu	Rys. nr
	S-1
LIPIEC 2017R	

Ø32 PEHD Przyłącze gazu

- 1 - Zbiornik naziemny na gaz płynny V=4850l - szt.1
- 2 - Skrzynka gazowa z kurkiem głównym
- 3 - Budynek Przedszkola
- 4 - Miejsce postoju autocysterny
- 5 - ogrodzenie systemowe w odległości 0,7m od zbiornika
- 5a - furtka

RZUT PIWNIC - INSTALACJA C.O. SKALA 1 : 100

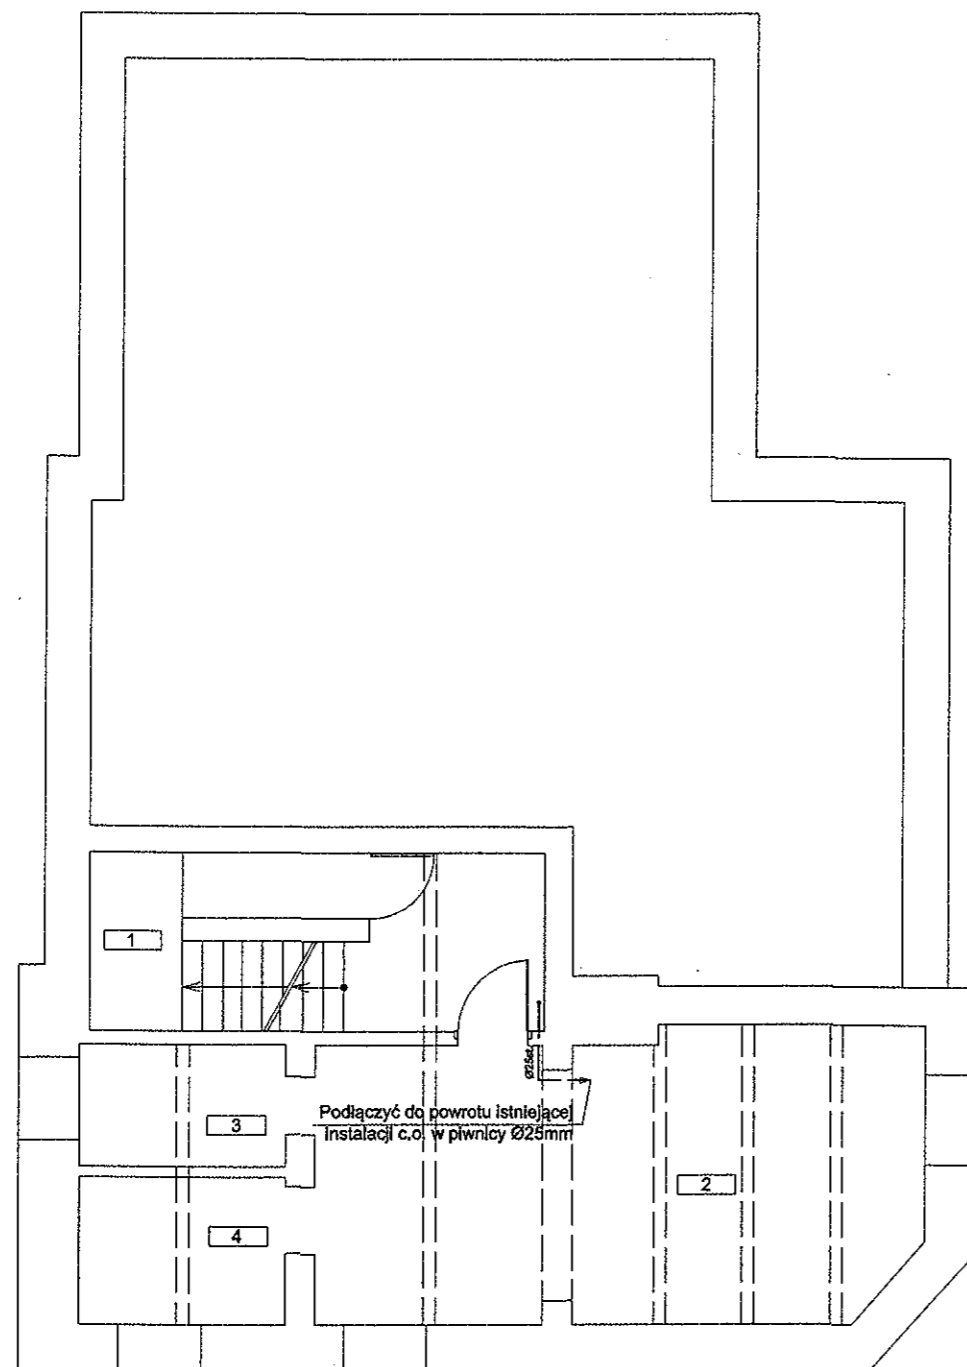



NR POM.	NAZWA POMIESZCZENIA
1	KLATKA SCHODOWA
2	PIWNICA 1
3	PIWNICA 2
4	PIWNICA 3
5	PIWNICA 4

————— INSTALACJA ZASILANIA C.O. - PROJEKTOWANA
 - - - - - INSTALACJA POWROTU C.O. - PROJEKTOWANA

USŁUGI PROJEKTOWE mgr inż. Paweł Tkaczyński ul. Działkowa 3 49-300 Brzeg tel. 605 424 947	
Inwestor: Zespół Szkolno-Przedszkolny ul. Pocztowa 4 49-315 Mąkoszyce	Stadium P.B.
Projektant: mgr inż. Paweł Tkaczyński upr. nr OPL/0240/POOS/06	Branża SANIT
Opracował: mgr inż. Piotr Piotrkowski	Branża SANIT
Sprawdził: mgr inż. Zbigniew Kasprzyk upr. nr 318/98/UW	Branża SANIT
Obiekt: Przedszkole Publiczne ul. Kolejowa 2 w Mąkoszycach dz. nr 79 AM obr. 0540 jedn. ewid 160105_2 Lubsza	Skala 1:100
Nazwa rys: Rzut piwnic - instalacja c.o.	Rys. nr S-2
SIERPIEŃ 2017R	

RZUT PARTERU - INSTALACJA GAZU

SKALA 1 : 100

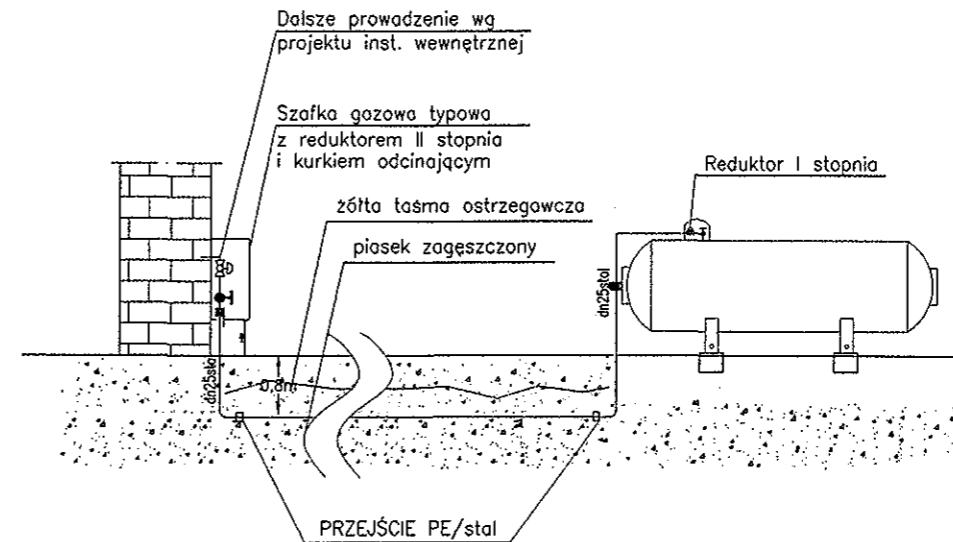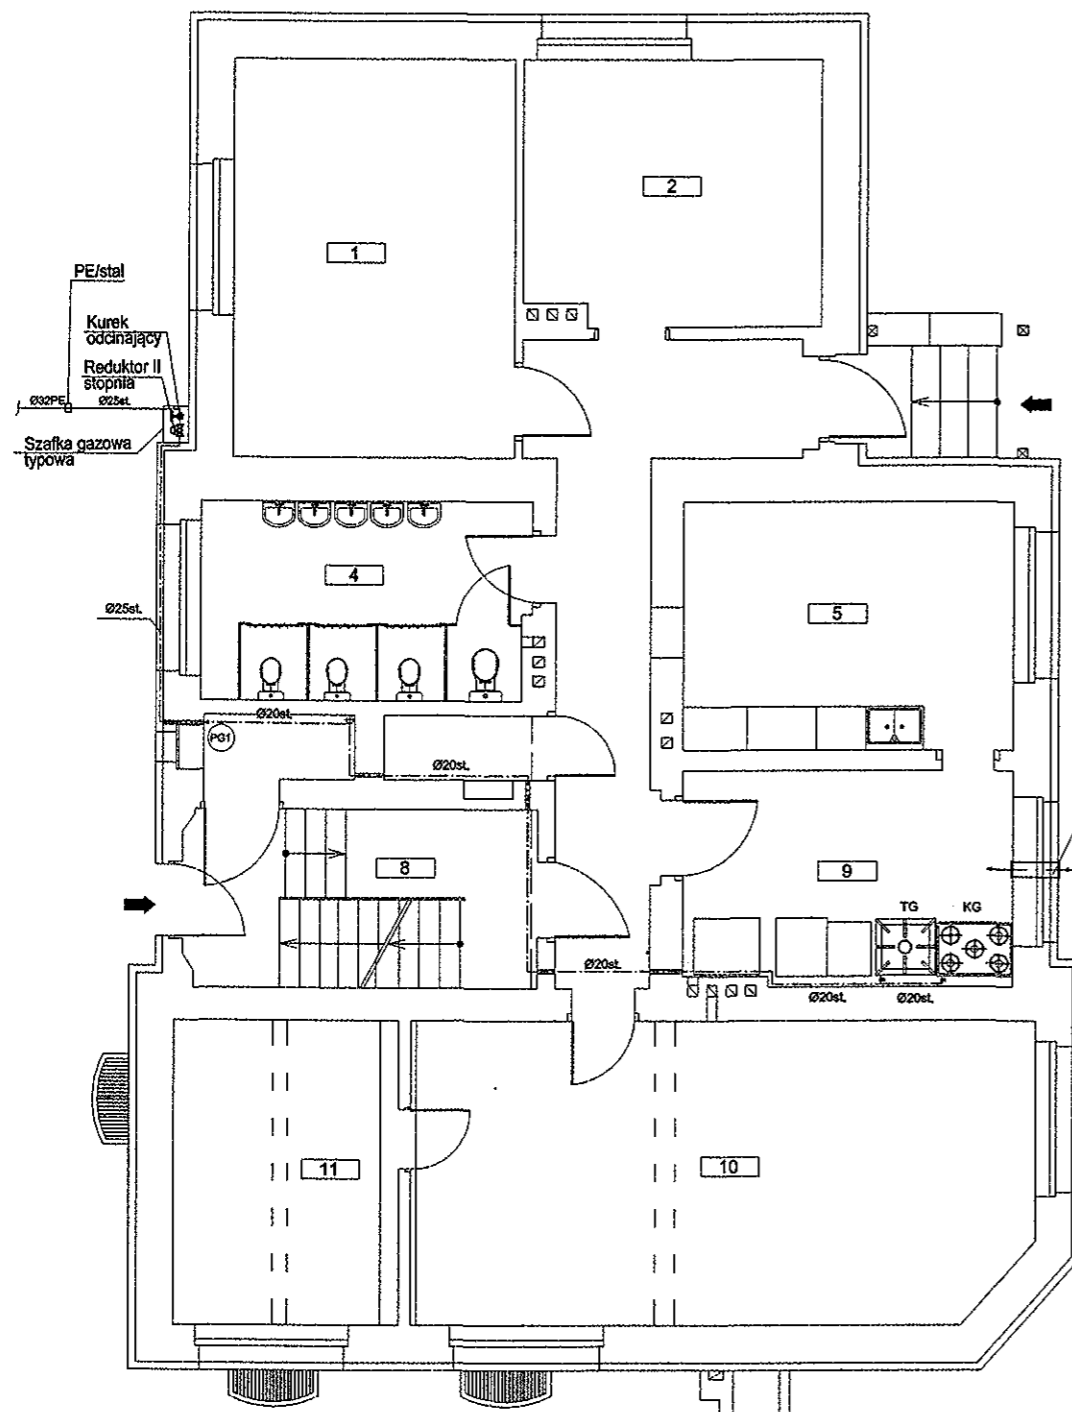

Otwór nawiewny 20x10cm uzbrojony w kratki typ A/II - Równno z posadzką


- PRZYŁĄCZE GAZU DO ZBIORNIKA
 INSTALACJA GAZOWA PROJEKTOWANA
- KG - KUCHENKA GAZOWA - ISTNIEJĄCA KWGE-k90 o mocy 9,35
 TG - ISTNIEJĄCY TABORET GAZOWY - TG-1.09.0.8.00 G30 o mocy 9,88kW
 PG1 - PROJEKTOWANY PION GAZOWY

NR POM.	NAZWA POMIESZCZENIA
1	SALA 1
2	SZATNIA
3	KORYTARZ
4	SANITARNIAT
5	ZMYWALNIA
6	SCHOWEK 1
7	SCHOWEK 2
8	KLATKA SCHODOWA
9	KUCHNIA
10	SALA 2
11	MAGAZYN PRZY KUCHNI

USŁUGI PROJEKTOWE mgr inż. Paweł Tkaczyński ul. Działkowa 3 49-300 Brzeg tel. 605 424 947	
Inwestor: Zespół Szkolno-Przedszkolny ul. Poczтова 4 49-315 Mąkoszyce	Stadium P.B.
Projektant: mgr inż. Paweł Tkaczyński upr. nr OPL/0240/POOS/06	Branża SANIT
Opracował: mgr inż. Piotr Piotrowski	Branża SANIT
Sprawdził: mgr inż. Zbigniew Kasprzyk upr. nr 318/98/UW	Branża SANIT
Obiekt: Przedszkole Publiczne ul. Kolejowa 2 w Mąkoszycach dz. nr 79 AM obr. 0540 jedn. ewid 160105_2 Lubsza	Skala 1:100
Nazwa rys: Rzut parteru - instalacja gazu	Rys. nr S-3
SIERPIEŃ 2017R	

RZUT I PIĘTRA - INSTALACJA GAZU

SKALA 1 : 100

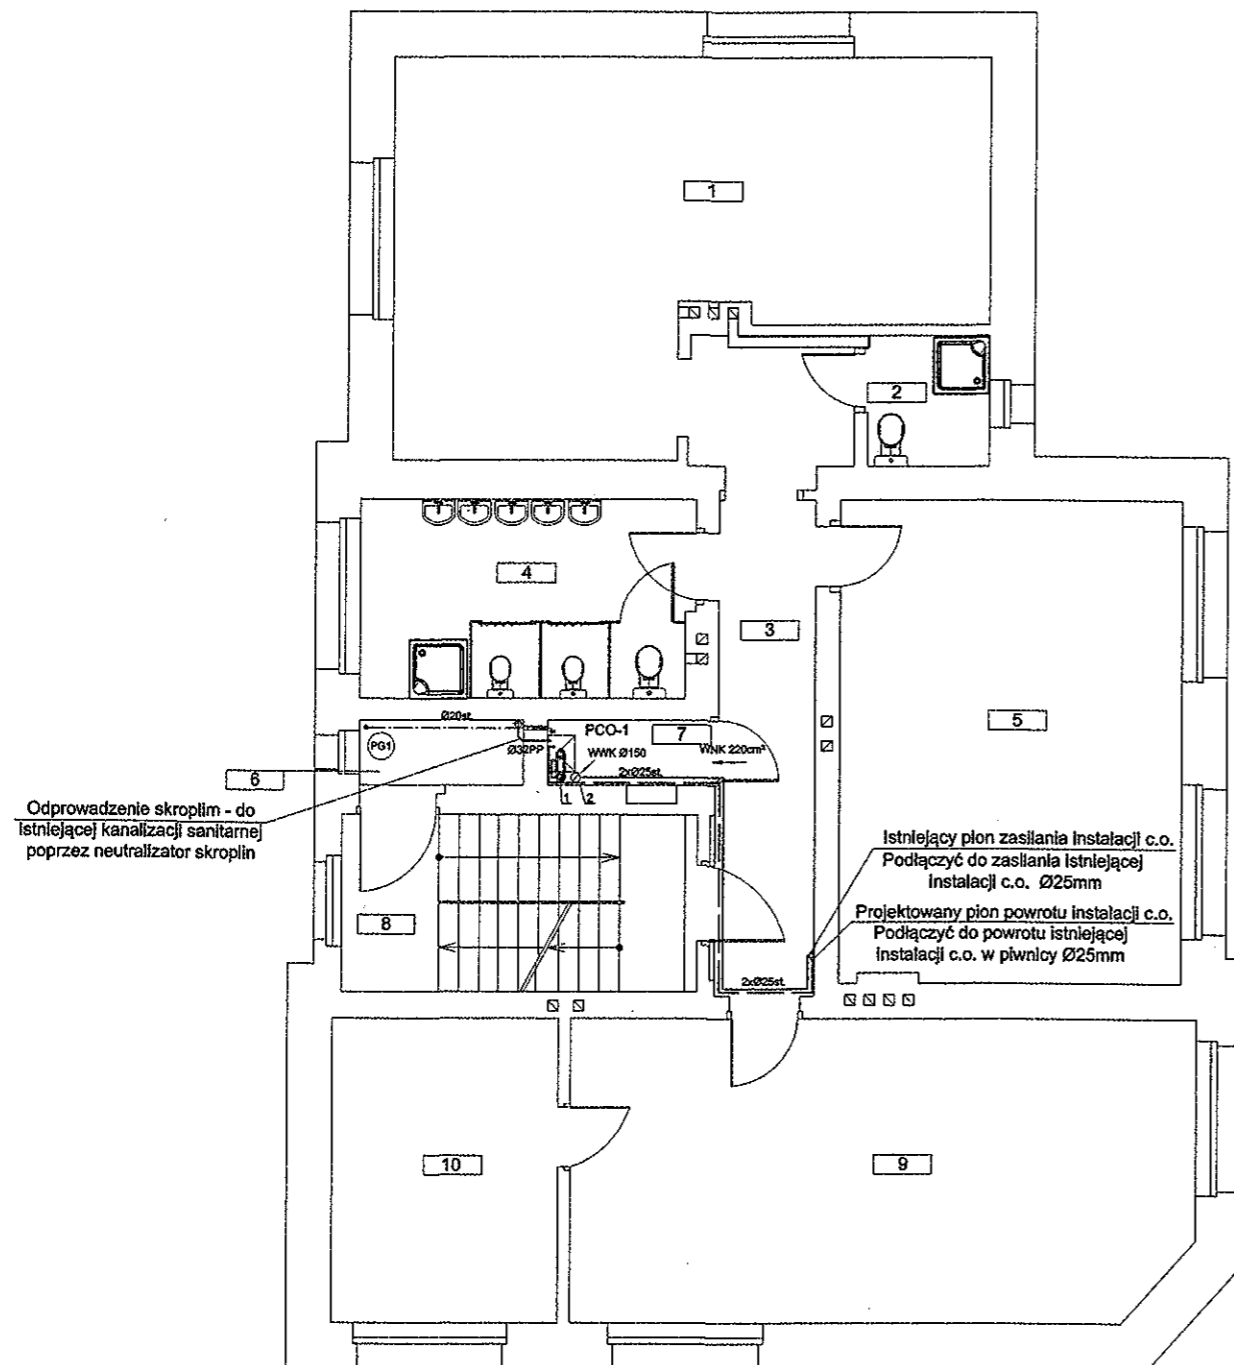


NR POM.	NAZWA POMIESZCZENIA
1	SALA 1
2	ŁAZIENKA
3	KORYTARZ
4	SANITARNIAT
5	SALA 2
6	SCHOWEK 1
7	SCHOWEK 2
8	KLATKA SCHODOWA
9	SALA 3
10	POKÓJ NAUCZYCIELSKI

- INSTALACJA GAZOWA - PROJEKTOWANA
 ----- INSTALACJA ZASILANIA C.O. - PROJEKTOWANA
 ----- INSTALACJA POWROTU C.O. - PROJEKTOWANA
 PCO-1 - PROJEKTOWANY KOCIOŁ GAZOWY JEDNOFUNKCYJNY WGB 28 KW
 1 - KOMIN WSPÓŁŚRODKOWY
 2 - WYWIEW Ø150mm

USŁUGI PROJEKTOWE mgr inż. Paweł Tkaczyński
ul. Działkowa 3 49-300 Brzeg tel. 605 424 947

Inwestor: Zespół Szkolno-Przedszkolny ul. Pocztowa 4 49-315 Mąkoszyce	Stadium P.B.
Projektant: mgr inż. Paweł Tkaczyński upr. nr OPL/0240/POOS/06	Branża SANIT
Opracował: mgr inż. Piotr Piotrkowski	Branża SANIT
Sprawdził: mgr inż. Zbigniew Kasprzyk upr. nr 318/98/UW	Branża SANIT
Obiekt: Przedszkole Publiczne ul. Kolejowa 2 w Mąkoszycach dz. nr 79 AM obr. 0540 jedn. ewid 160105_2 Lubsza	Skala 1:100
Nazwa rys: Rzut I piętra instalacja gazu, instalacja c.o.	Rys. nr S-4
SIERPIEŃ 2017R	

RZUT PODDASZA - INSTALACJA C.O. SKALA 1 : 100

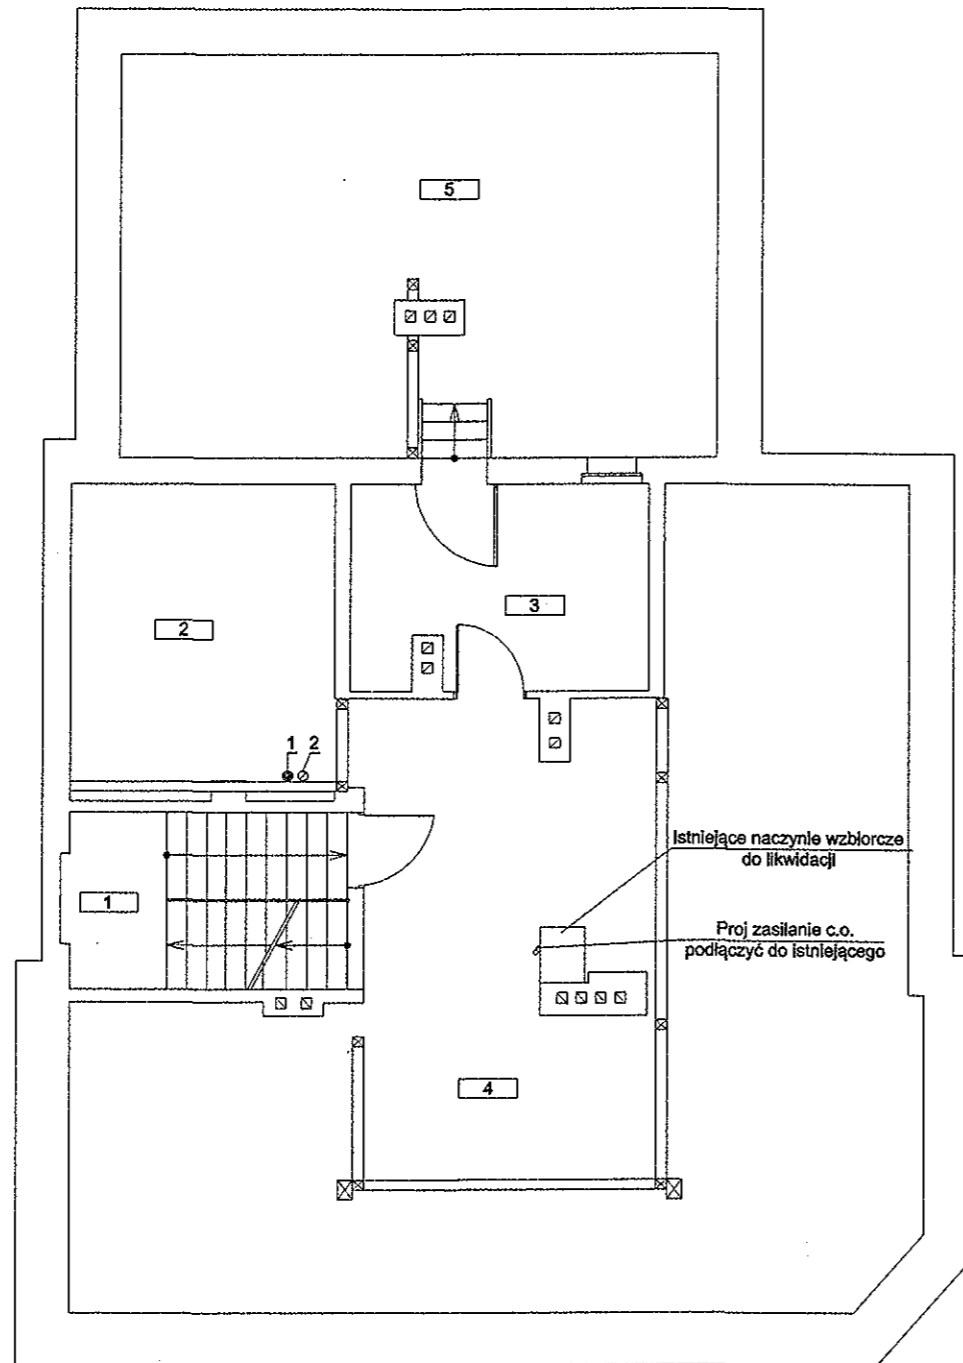

NR POM.	NAZWA POMIESZCZENIA
1	KLATKA SCHODOWA
2	STRYCH 1
3	STRYCH 2
4	STRYCH 3
5	STRYCH 4

1 - KOMIN WSPÓŁŚRODKOWY
2 - WYWIEW Ø150mm

USŁUGI PROJEKTOWE mgr inż. Paweł Tkaczyński ul. Działkowa 3 49-300 Brzeg tel. 605 424 947	
Inwestor: Zespół Szkolno-Przedszkolny ul. Poczтова 4 49-315 Mąkoszyce	Stadium P.B.
Projektant: mgr inż. Paweł Tkaczyński upr. nr OPL/0240/POOS/06	Branża SANIT
Opracował: mgr inż. Piotr Piotrkowski	Branża SANIT
Sprawdził: mgr inż. Zbigniew Kasprzyk upr. nr 318/98/UW	Branża SANIT
Objekt: Przedszkole Publiczne ul. Kolejowa 2 w Mąkoszycach dz. nr 79 AM obr. 0540 jedn. ewid 160105_2 Lubsza	Skala 1:100
Nazwa rys: Rzut poddasza - instalacja c.o.	Rys. nr S-5
SIERPIEŃ 2017R	