

201. w 8 do
Zl.zo.271.1.2018

USŁUGI PROJEKTOWE

mgr inż. Paweł Tkaczyński
49-300 Brzeg ul. Działkowa 3 tel. 605424947

METRYKA PROJEKTU

Temat:

Inwentaryzacja

Obiekt:

Budynek Przedszkola Publicznego

Lokalizacja:

Mąkoszyce ul. Kolejowa 2
dz. nr 79 obr. 0540 Mąkoszyce
j.ew. 160105_2 Lubsza


Inwestor:

Zespół Szkolno -Przedszkolny
ul. Pocztowa 4 49-315 Mąkoszyce

Branża:

Sanitarna

Projektant:


mgr inż. Paweł Tkaczyński
uprawnienia do projektowania bez
ograniczeń w specjalności instalacyjnej w zakresie
sieci, instalacji i urządzeń cieplnych, wentylacyjnych,
gazowych, wodociągowych i kanalizacyjnych
nr ewid. OPL/IS/0240/POOS

Opracował:

mgr inż. Piotr Piotrkowski

Brzeg lipiec 2017

ZAWARTOŚĆ OPRACOWANIA

OPIS TECHNICZNY

1. Opis budynku

SPIS RYSUNKÓW

- S-1. Rzut piwnic – instalacja c.o.
- S-2. Rzut parteru – instalacja gazu
- S-3. Rzut I piętra – instalacja gazu, instalacja c.o.
- S-4. Rzut strychu - instalacja c.o.
- S-5. Przekrój

OPIS TECHNICZNY

do inwentaryzacji budynku Przedszkola Publicznego przy ul. Kolejowej 2 w Mąkoszycach dz. nr 79.

 
1. Opis budynku.

Budynek o konstrukcji murowanej. Podpiwniczony, dwie kondygnacje nadziemnie i poddasze nieużytkowe.

Ściany murowane. Stolarka drzwiowa drewniana.

Okna i drzwi wejściowe PVC.

Więźba dachowa drewniana. Przykrycie dachówką,



Opracował mgr inż. Paweł Tkaczyński

PLAN ZAGOSPODAROWANIA TERENU

SKALA 1 : 500

5645150,00

| MAPA DO CELÓW PROJEKTOWYCH | | |
|--|------------------------|--|
| Oznaczenie geodezyjne (KERG) | G.6640.1.968.2017 | |
| Nr zlec. | 15379 / 39 / 2017 | |
| Miejscowość | Mąkoszyce | |
| Nr działki | 79 | |
| Nr sekcji (.65°) | 463-242-174 | |
| Nr sekcji (.2000°) | 6.145.17.25.3.3 | |
| Jednostka ewidencyjna | Identyfikator | 160105 2 |
| | Nazwa | LUBSZA |
| Obręb ewidencyjny | Identyfikator | 0540 |
| | Nazwa | MAKOSZYCE |
| Skala mapy | 1:500 | |
| Nazwa układu współrzędnych | prostokątnych płaskich | 2000 |
| | wysokości | Kronsztadt |
| Oznaczenie granic obszaru, który był przedmiotem aktualizacji | - - - - | |
| Służebności gruntowe mające wpływ na zagospodarowanie gruntów zlokalizowanych w granicach projektowanej inwestycji | Nie badano | |
| Kontur użytku gruntowego, który nie jest ujawniony w bazie danych ewidencji gruntów i budynków | Nie dotyczy | |
| 20 lipca 2017r. | 20 lipca 2017r. | |
| Usługi Geodezyjne Robert Janocha Żłobizna, ul. Konwaliowa 9 49-305 Brzeg Tel. 607 444 643 NIP 747-116-24-50, REGON 531146190 | | |
| WŁAŚCICIEL | | GEODETA UPRAWNIONY |
| Robert Janocha | | mgr inż. Robert Janocha |
| Nazwa / imię i nazwisko wykonawcy oraz data / podpis osoby reprezentującej wykonawcę | | Nr uch. 15379 Imię i nazwisko / nr uprawnień oraz data i podpis geodety uprawnionego który opracował mapę |

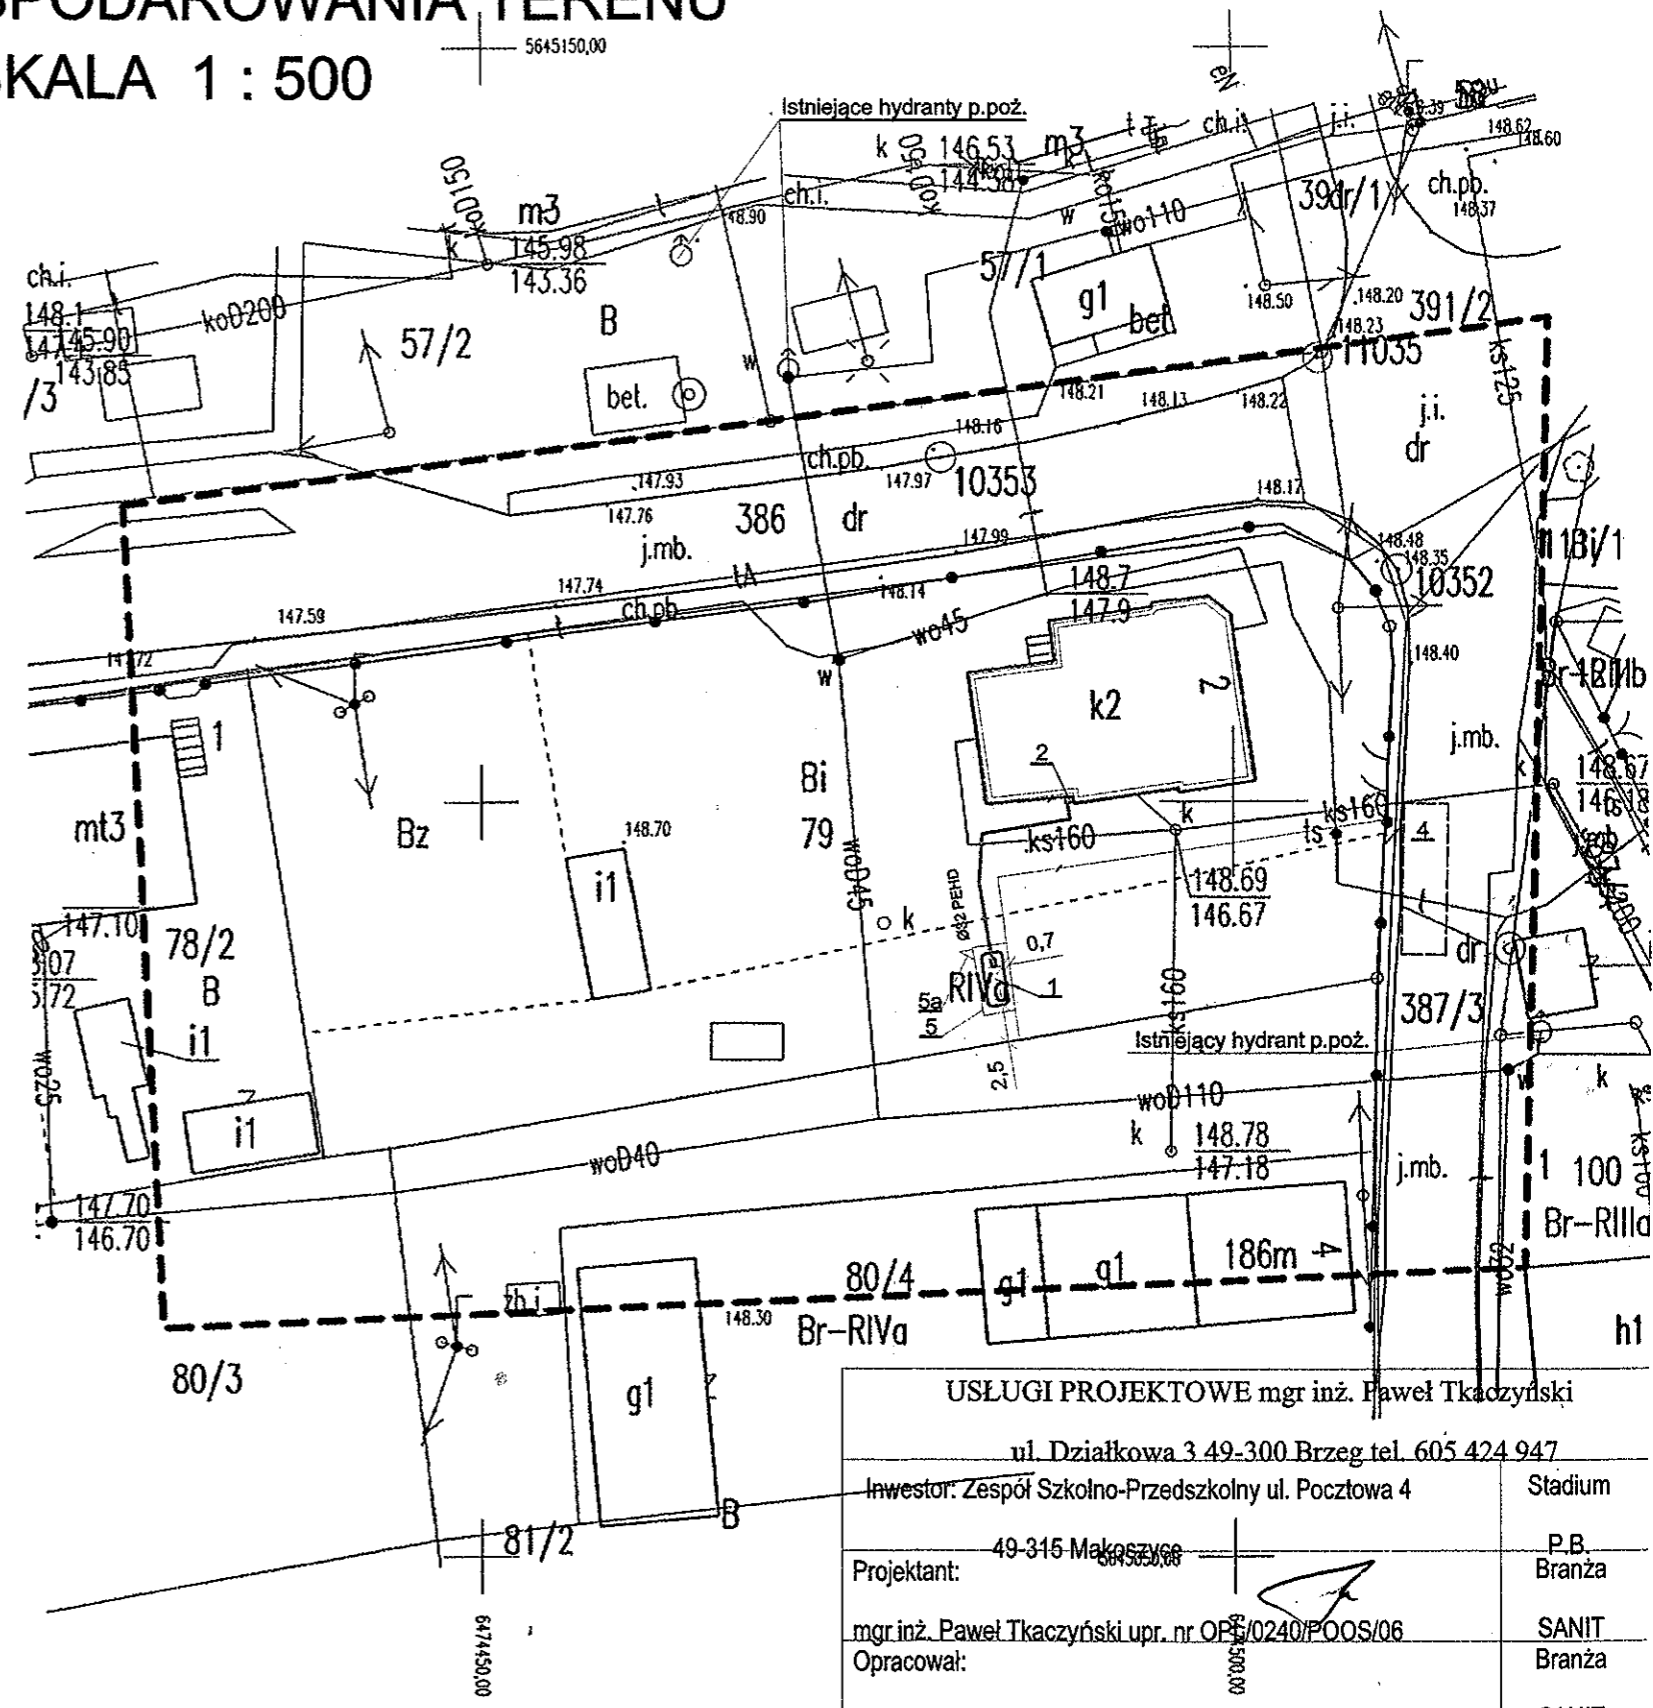

| | |
|--|------------------|
| Poświadczam, że niniejszy dokument został opracowany w wyniku prac geodezyjnych i kartograficznych, których rezultaty zawiera operat techniczny wpisany do ewidencji materiałów państwowego zasobu geodezyjnego i kartograficznego | |
| Organ prowadzący państwowy zasób geodezyjny i kartograficzny | Starosta Brzeski |
| Identyfikator operatu technicznego zasobu państwowego | P.1601.2017.951 |
| Data i przesał operatu technicznego do Sądowego Rejestru Geodezyjnego | 20 LIP. 2017 |
| Imię i nazwisko osoby pełniącej reprezentacyjną rolę | |

z up. STAROSTY
Bogumiła M. Kwieciec
Inspektor w Wydziale Geodezji i Gospodarki Nieruchomościami


Ø32 PEHD Przyłącze gazu

- 1 - Zbiornik naziemny na gaz płynny V=4850l - szt.1
- 2 - Skrzynka gazowa z kurkiem głównym
- 3 - Budynek Przedszkola
- 4 - Miejsce postoj autocysterny
- 5 - ogrodzenie systemowe w odległości 0,7m od zbiornika
5a - furtka

| | |
|--|--------------|
| USŁUGI PROJEKTOWE mgr inż. Paweł Tkaczyński | |
| ul. Działkowa 3 49-300 Brzeg tel. 605 424 947 | |
| Investor: Zespół Szkolno-Przedszkolny ul. Pocztowa 4 | Stadium |
| Projektant: 49-316 Mąkoszyce | P.B. Branża |
| mgr inż. Paweł Tkaczyński upr. nr OPB/0240/POOS/06 | SANIT Branża |
| Opracował: | SANIT Branża |
| mgr inż. Piotr Piotrkowski | SANIT Branża |
| Sprawdził: | SANIT Branża |
| mgr inż. Zbigniew Kasprzyk upr. nr 318/98/UW | SANIT |
| Obiekt: Przedszkole Publiczne ul. Kolejowa 2 w Mąkoszycach | Skala |
| dz. nr 79 AM obr. 0540 jedn. ewid 160105_2 Lubsza | 1:500 |
| Nazwa rys: Plan sytuacyjny | Rys. nr |
| | B-0 |
| LIPIEC 2017R | |

RZUT PIWNIC - INWENTARYZACJA

SKALA 1 : 100

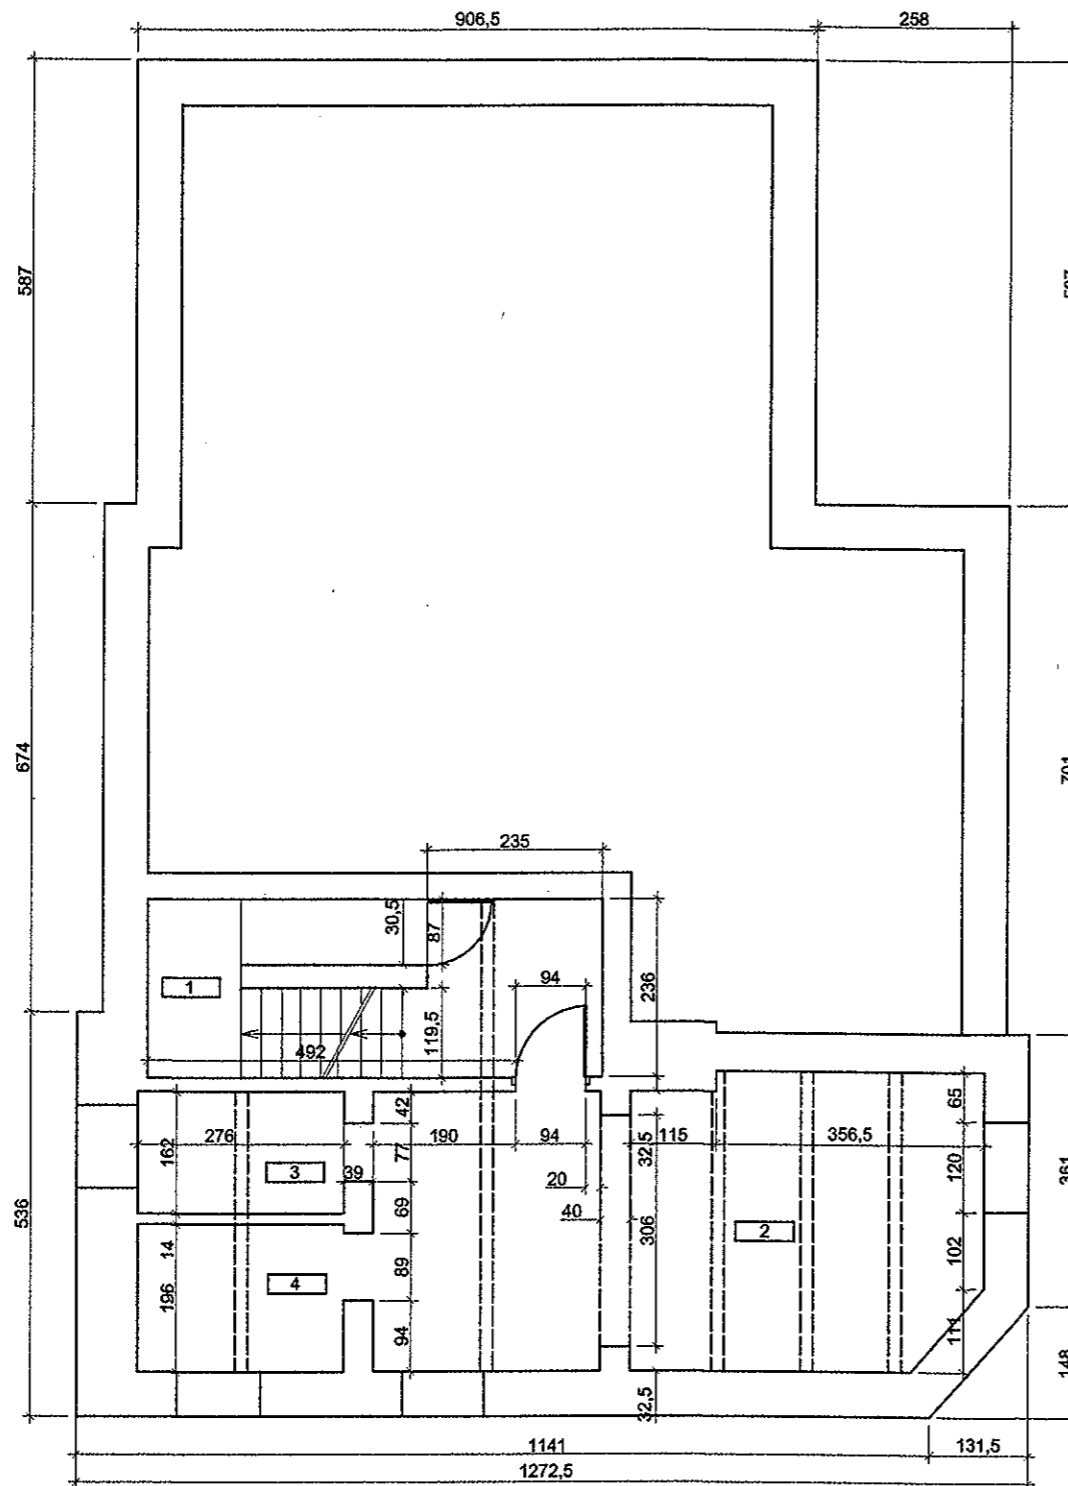


| NR POM. | NAZWA POMIESZCZENIA |
|---------|---------------------|
| 1 | KLATKA SCHODOWA |
| 2 | PIWNICA 1 |
| 3 | PIWNICA 2 |
| 4 | PIWNICA 3 |
| 5 | PIWNICA 4 |

| USŁUGI PROJEKTOWE mgr inż. Paweł Tkaczyński ul. Działkowa 3 49-300 Brzeg tel. 605 424 947 | |
|---|-----------------|
| Inwestor: Zespół Szkolno-Przedszkolny ul. Poczтовая 4 49-315 Mąkoszyce | Stadium P.B. |
| Projektant: mgr inż. Paweł Tkaczyński upr. nr OPL/0240/POOS/06 | Branża SANIT |
| Opracował: mgr inż. Piotr Piotrkowski | Branża SANIT |
| Sprawdził: mgr inż. Zbigniew Kasprzyk upr. nr 318/98/UW | Branża SANIT |
| Obiekt: Przedszkole Publiczne ul. Kolejowa 2 w Mąkoszycach dz. nr 79 AM obr. 0540 jedn. ewid 160105_2 Lubsza | Skala 1:100 |
| Nazwa rys: Rzut piwnic - inwentaryzacja | Rys. nr B-1 |
| Sierpień 2017R | |

RZUT PARTERU - INWENTARYZACJA

SKALA 1 : 100

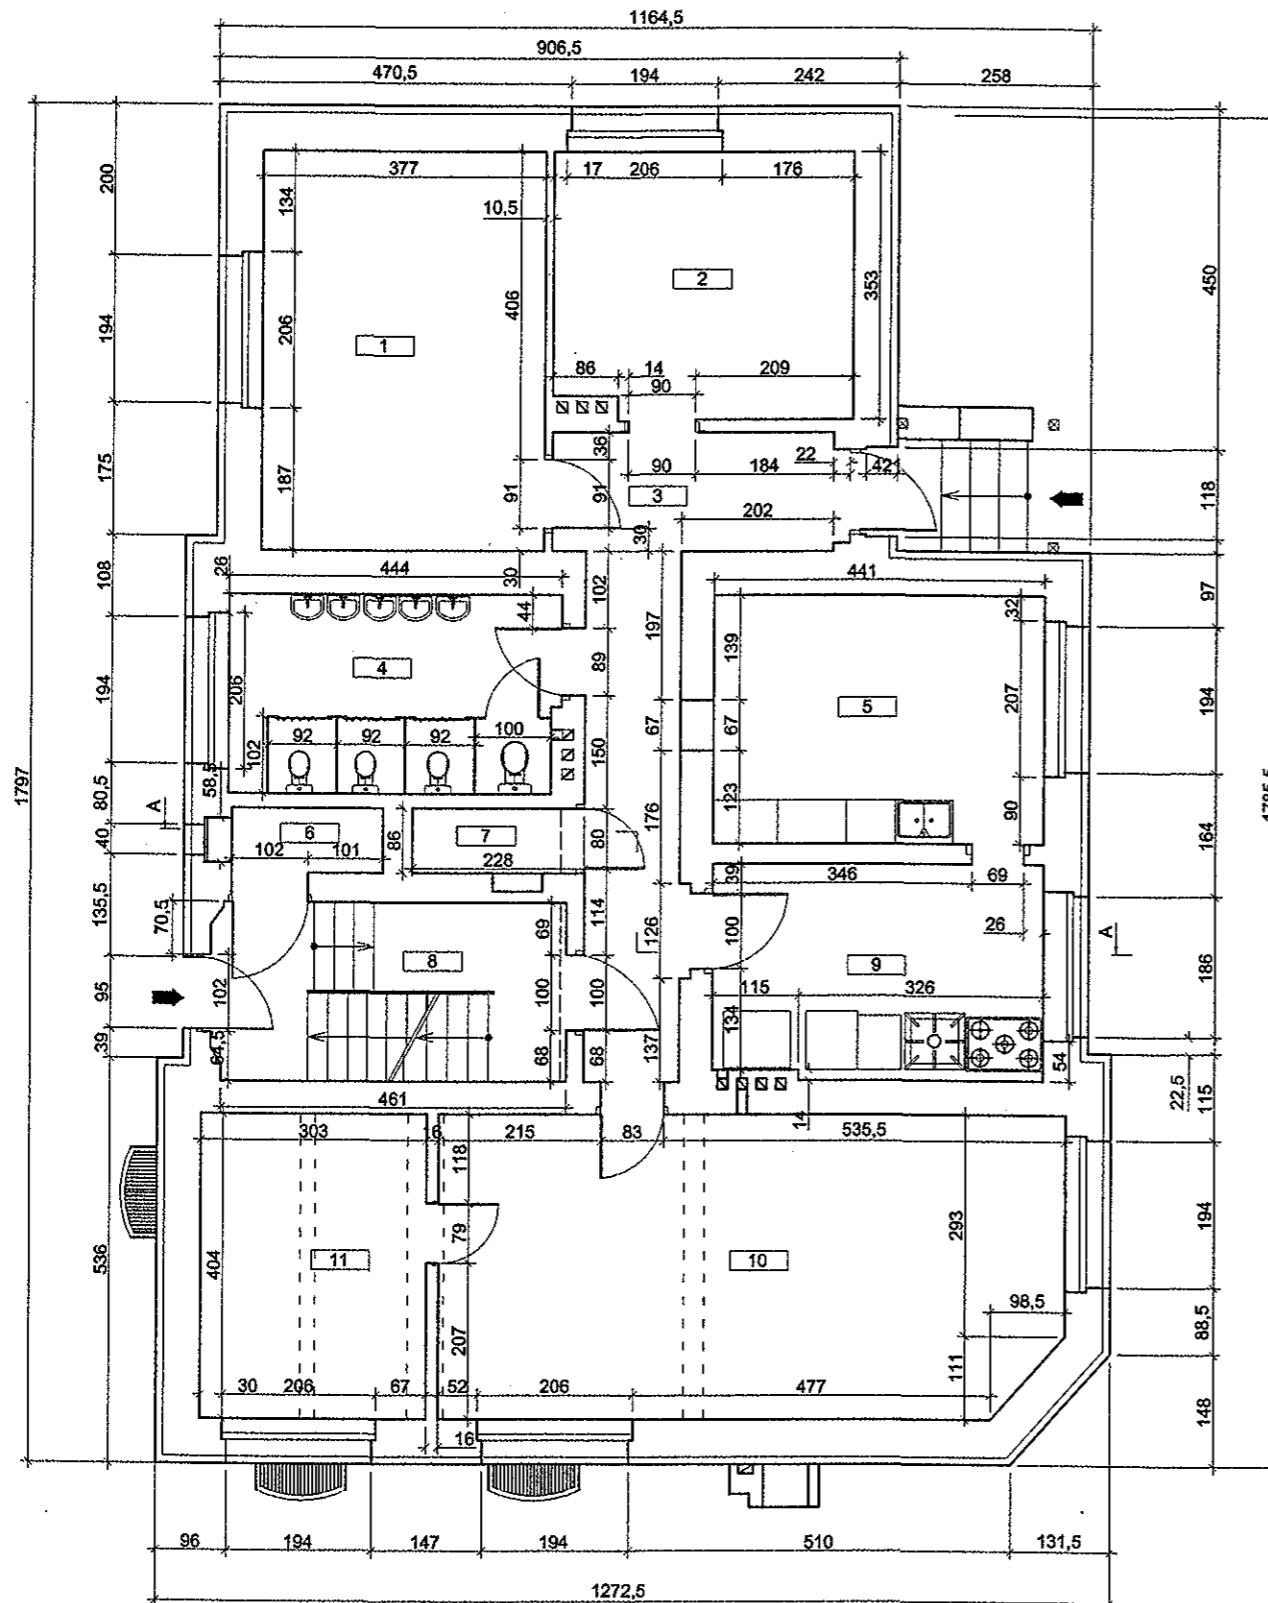


| NR POM. | NAZWA POMIESZCZENIA |
|---------|---------------------|
| 1 | SALA 1 |
| 2 | SZATNIA |
| 3 | KORYTARZ |
| 4 | SANITARNIAT |
| 5 | ZMYWALNIA |
| 6 | SCHOWEK 1 |
| 7 | SCHOWEK 2 |
| 8 | KŁATKA SCHODOWA |
| 9 | KUCHNIA |
| 10 | SALA 2 |
| 11 | MAGAZYN PRZY KUCHNI |

| USŁUGI PROJEKTOWE mgr inż. Paweł Tkaczyński ul. Działkowa 3 49-300 Brzeg tel. 605 424 947 | |
|---|-----------------|
| Investor: Zespół Szkolno-Przedszkolny ul. Pocztowa 4 49-315 Mąkoszyce | Stadium P.B. |
| Projektant: mgr inż. Paweł Tkaczyński upr. nr OPL/0240/POOS/06 | Branża SANIT |
| Opracował: mgr inż. Piotr Piotrkowski | Branża SANIT |
| Sprawdził: mgr inż. Zbigniew Kasprzyk upr. nr 318/98/UW | Branża SANIT |
| Obiekt: Przedszkole Publiczne ul. Kolejowa 2 w Mąkoszycach dz. nr 79 AM obr. 0540 jedn. ewid 160105_2 Lubsza | Skala 1:100 |
| Nazwa rys: Rzut parteru - inwentaryzacja | Rys. nr B-2 |
| Sierpień 2017R | |

RZUT I PIĘTRA - INWENTARYZACJA

SKALA 1 : 100

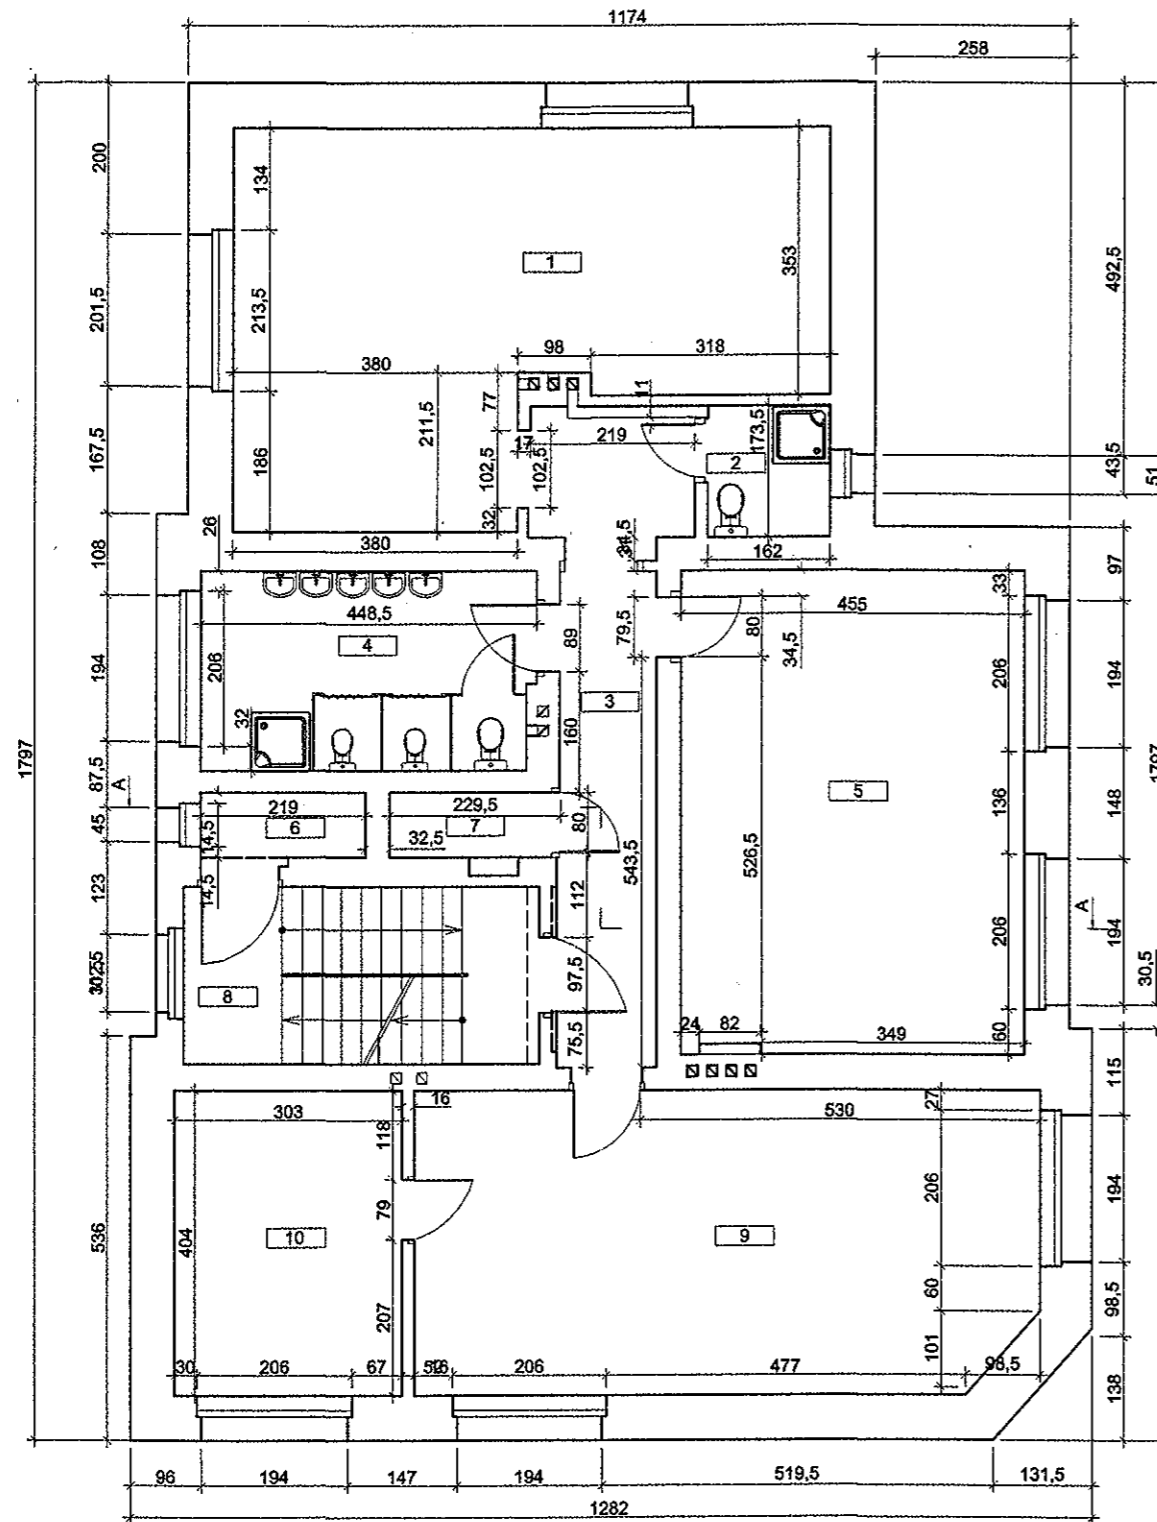


| NR POM. | NAZWA POMIESZCZENIA |
|---------|---------------------|
| 1 | SALA 1 |
| 2 | ŁAZIENKA |
| 3 | KORYTARZ |
| 4 | SANITARNIAT |
| 5 | SALA 2 |
| 6 | SCHOWEK 1 |
| 7 | SCHOWEK 2 |
| 8 | KLATKA SCHODOWA |
| 9 | SALA 3 |
| 10 | POKÓJ NAUCZYCIELSKI |

| USŁUGI PROJEKTOWE mgr inż. Paweł Tkaczyński ul. Działkowa 3 49-300 Brzeg tel. 605 424 947 | |
|---|-----------------|
| Investor: Zespół Szkolno-Przedszkolny ul. Poczтова 4 49-315 Mąkoszyce | Stadium P.B. |
| Projektant: mgr inż. Paweł Tkaczyński upr. nr OPL/0240/POOS/06 | Branża SANIT |
| Opracował: mgr inż. Piotr Piotrkowski | Branża SANIT |
| Sprawdził: mgr inż. Zbigniew Kasprzyk upr. nr 318/98/UW | Branża SANIT |
| Obiekt: Przedszkole Publiczne ul. Kolejowa 2 w Mąkoszycach dz. nr 79 AM obr. 0540 jedn. ewid 160105_2 Lubsza | Skala 1:100 |
| Nazwa rys: Rzut I piętra - inwentaryzacja | Rys. nr B-3 |
| Sierpień 2017R | |

RZUT PODDASZA - INWENTARYZACJA

SKALA 1 : 100

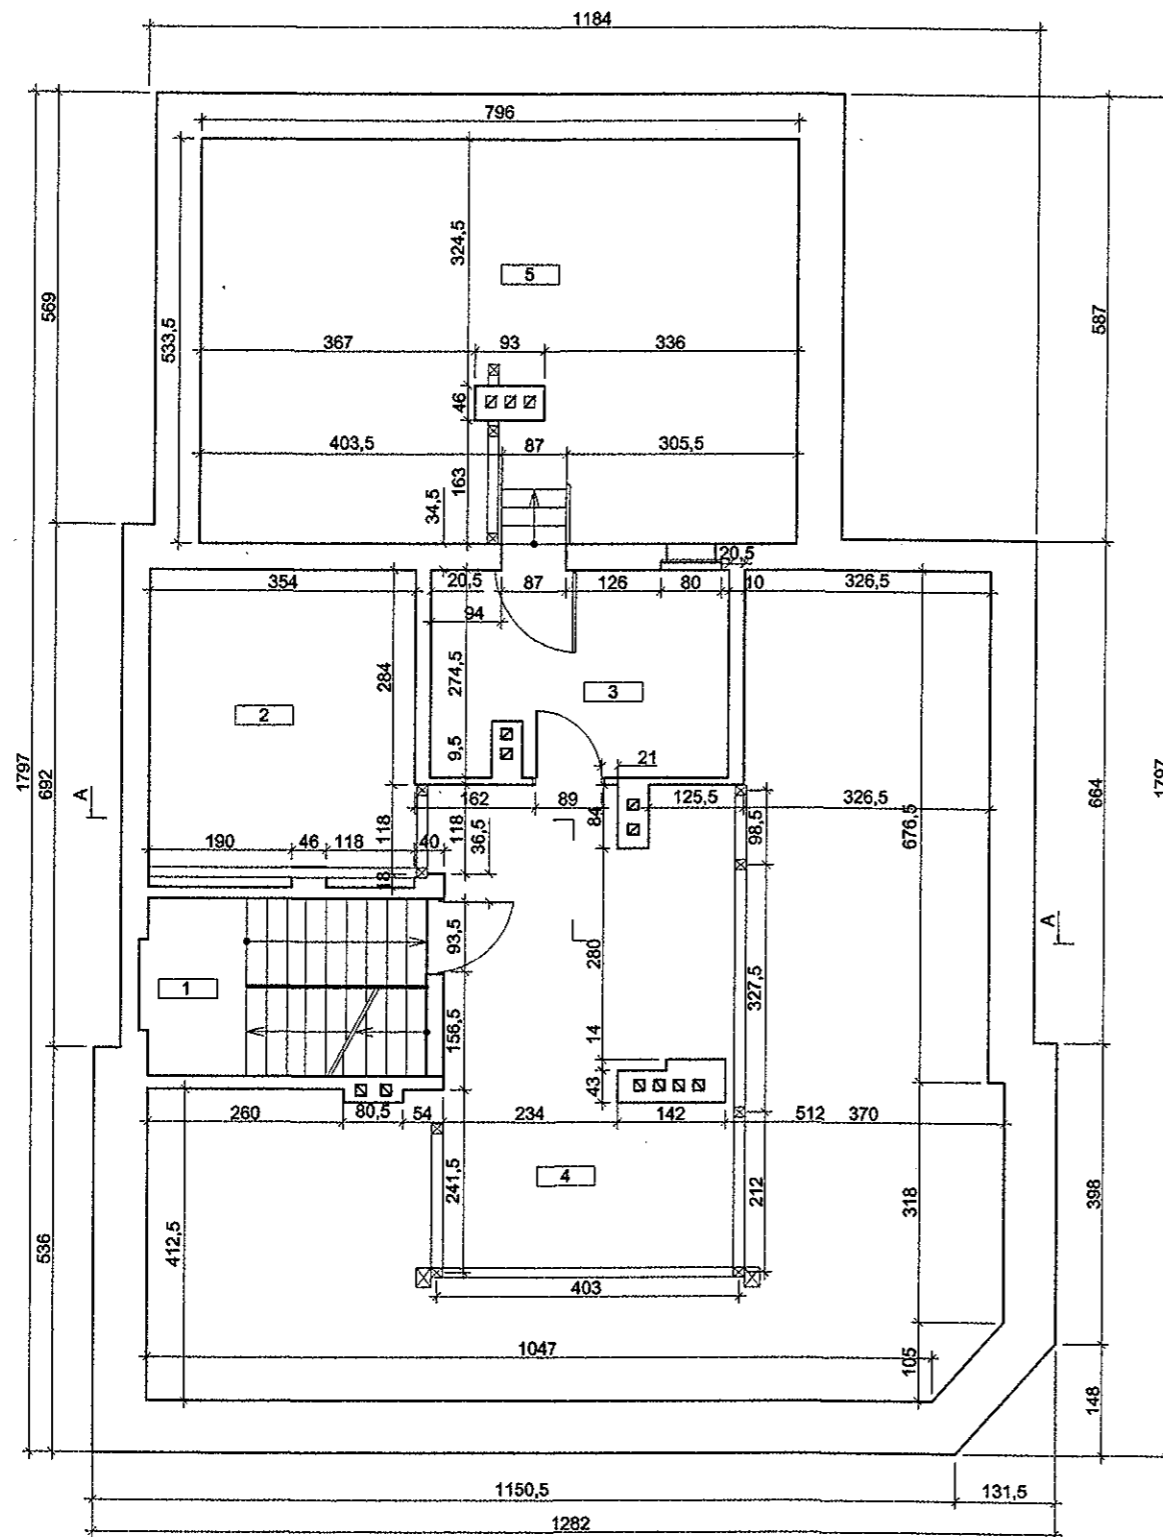


| NR POM. | NAZWA POMIESZCZENIA |
|---------|---------------------|
| 1 | KLATKA SCHODOWA |
| 2 | STRYCH 1 |
| 3 | STRYCH 2 |
| 4 | STRYCH 3 |
| 5 | STRYCH 4 |

| USŁUGI PROJEKTOWE mgr inż. Paweł Tkaczyński ul. Działkowa 3 49-300 Brzeg tel. 605 424 947 | |
|---|-----------------|
| Investor: Zespół Szkolno-Przedszkolny ul. Poczтовая 4 49-315 Mąkoszyce | Stadium P.B. |
| Projektant: mgr inż. Paweł Tkaczyński upr. nr OPL/0240/POOS/06 | Branża SANIT |
| Opracował: mgr inż. Piotr Piotrowski | Branża SANIT |
| Sprawdził: mgr inż. Zbigniew Kasprzyk upr. nr 318/98/UW | Branża SANIT |
| Objekt: Przedszkole Publiczne ul. Kolejowa 2 w Mąkoszycach dz. nr 79 AM obr. 0540 jedn. ewid 160105_2 Lubsza | Skala 1:100 |
| Nazwa rys: Rzut poddasza - inwentaryzacja | Rys. nr B-4 |
| Sierpień 2017R | |

RZUT PODDASZA - INWENTARYZACJA

SKALA 1 : 100

PRZEKRÓJ A-A

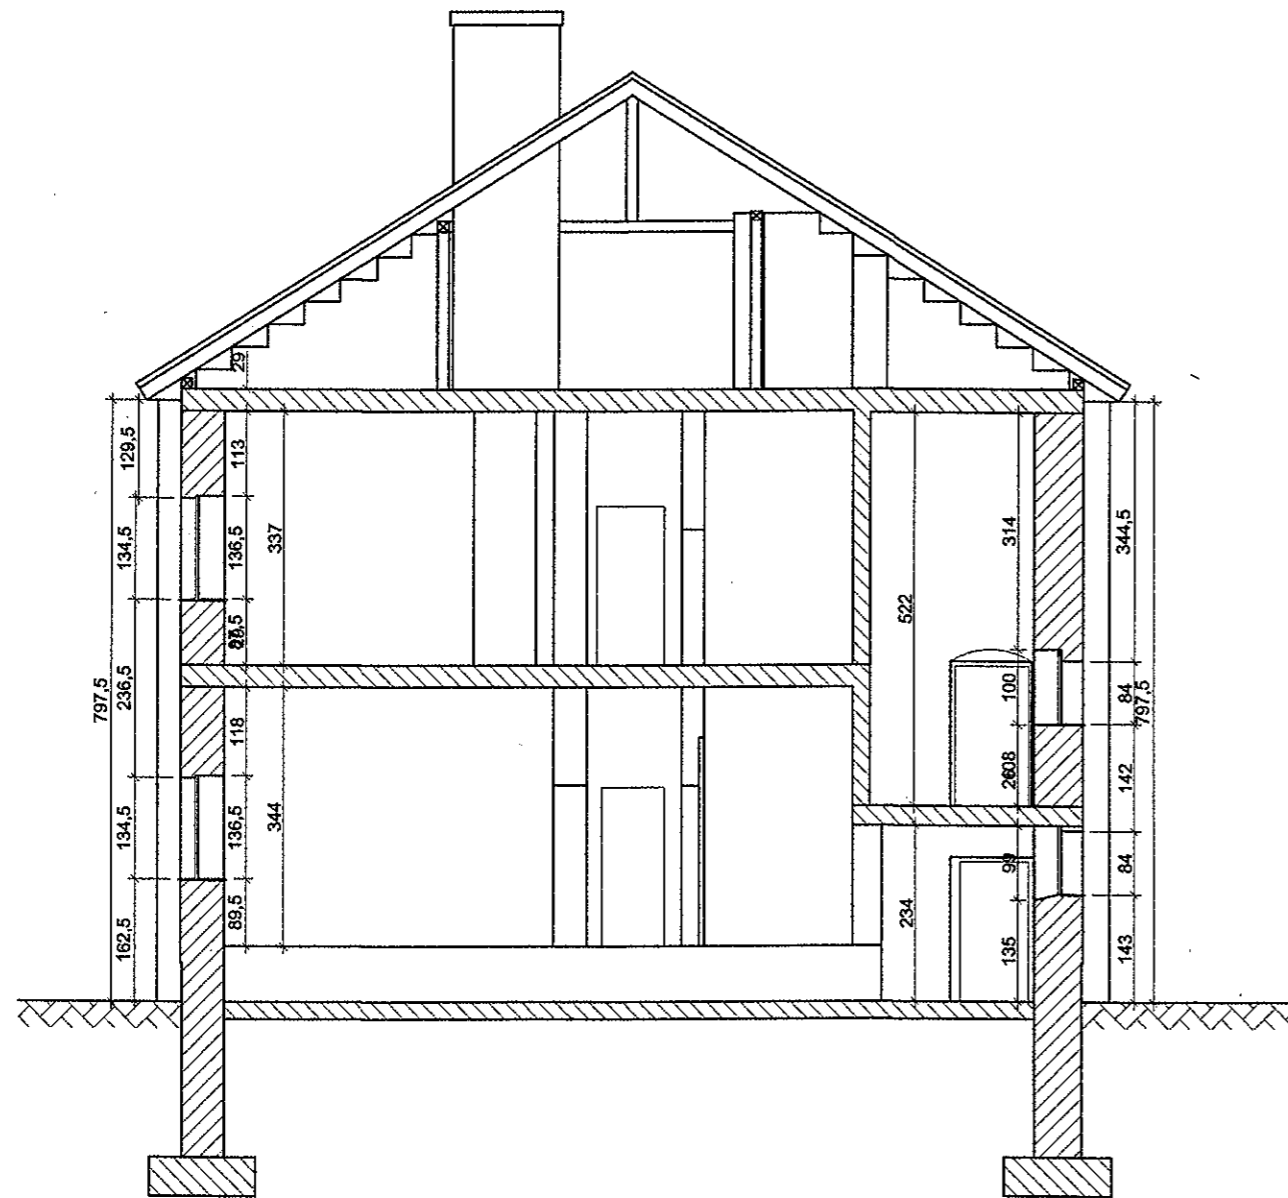

| | |
|---|-----------------|
| USŁUGI PROJEKTOWE mgr inż. Paweł Tkaczyński ul. Działkowa 3 49-300 Brzeg tel. 605 424 947 | |
| Inwestor: Zespół Szkolno-Przedszkolny ul. Poczтова 4 49-315 Mąkoszyce | Stadium P.B. |
| Projektant: mgr inż. Paweł Tkaczyński upr. nr OPL/0240/POOS/08 | Branża SANIT |
| Opracował: mgr inż. Piotr Plotkowski | Branża SANIT |
| Sprawdził: mgr inż. Zbigniew Kasprzyk upr. nr 318/98/UW | Branża SANIT |
| Obiekt: Przedszkole Publiczne ul. Kolejowa 2 w Mąkoszycach dz. nr 79 AM obr. 0540 jedn. ewid 160105_2 Lubsza | Skala 1:100 |
| Nazwa rys: Przekrój A-A - inwentaryzacja | Rys. nr B-5 |
| Sierpień 2017R | |